




DEPARTEMENT DU MORBIHAN

Commune de Nivillac
3, rue Joseph Dano
56130 NIVILLAC

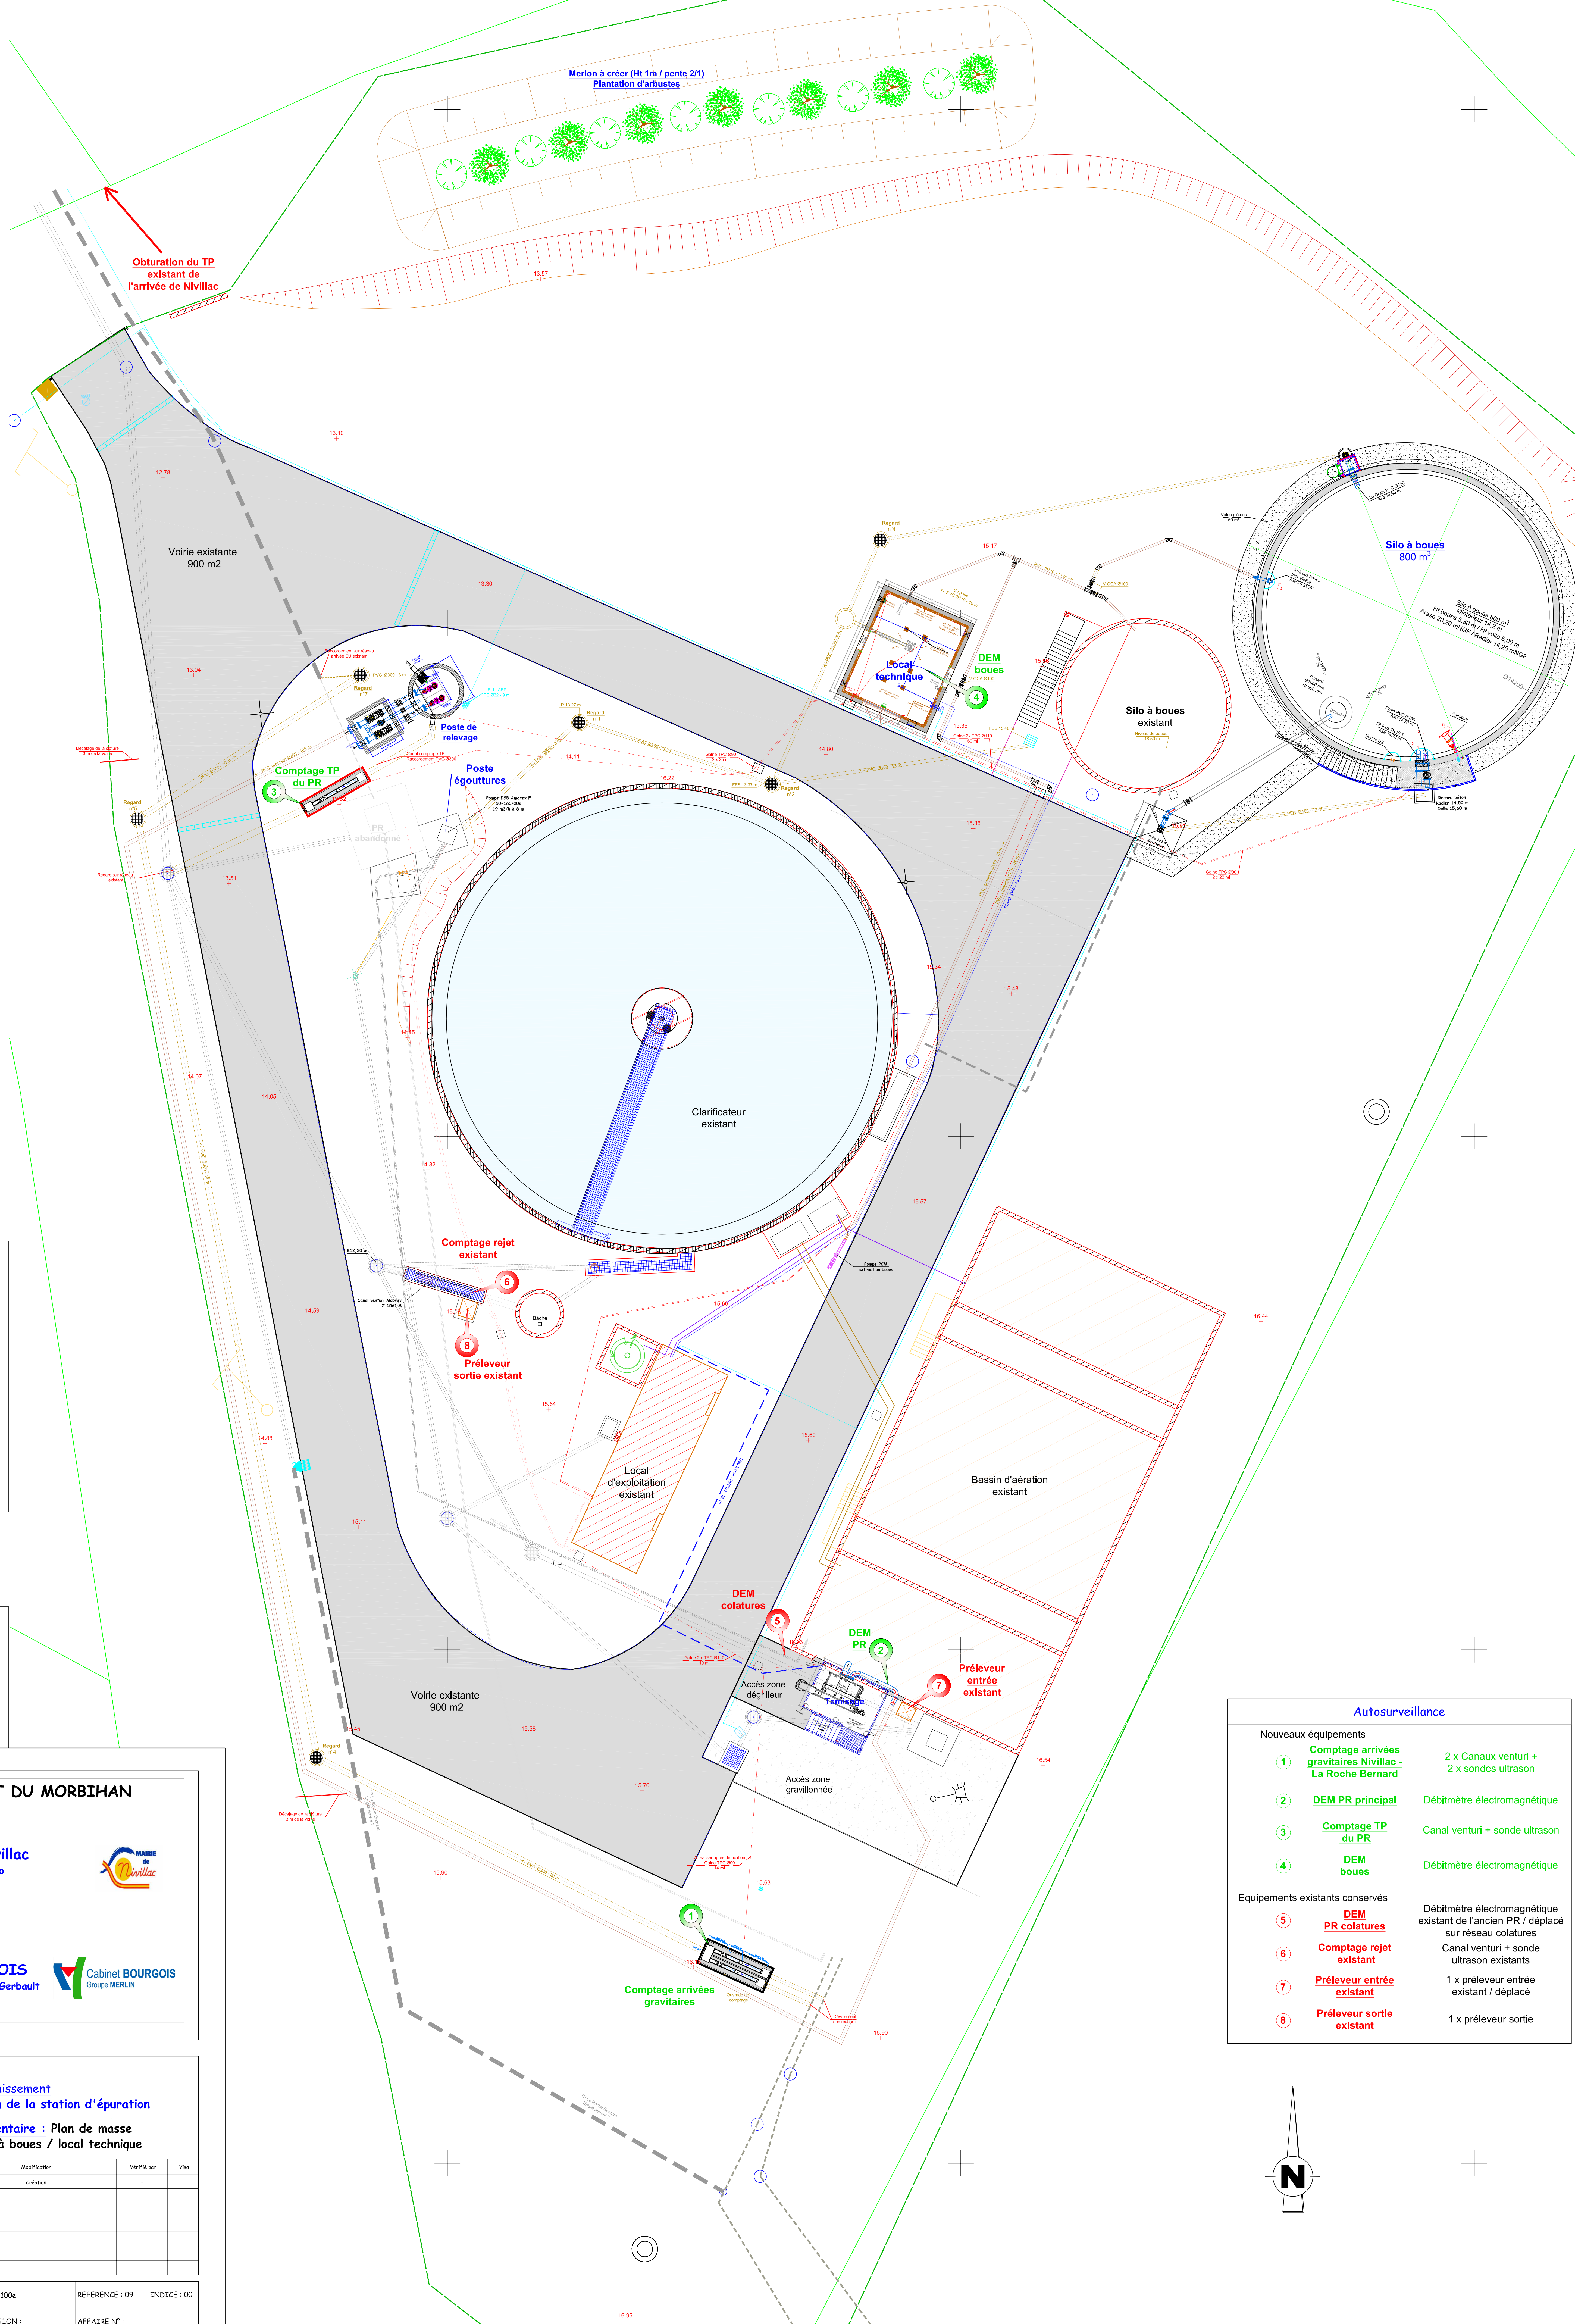

Cabinet BOURGOIS
I du Prat - 1 rue Alain Gerbau
56 000 VANNES



Assainissement
Travaux d'amélioration de la station d'épuration
Prestation supplémentaire : Plan de masse
Implantation du silo à boues / local technique

Indice	Date	Etabli par	Vise	Modification	Vérifié par	Viso
00	-	-		Ordonn.	-	

ECHELLE : 1/100e

REFERENCE : 09

AFFAIRE N° : -

AFFAIRE N° : -

Autosurveillance

Comptage :

- | | | |
|---|--|---|
| ① | Comptage arrivées gravitaires Nivillac - La Roche Bernard | 2 x Canaux venturi +
2 x sondes ultrason |
| ② | DEM PR principal | Débitmètre électromagnétique |
| ③ | Comptage TP du PR | Canal venturi + sonde ultrason |
| ④ | DEM boues | Débitmètre électromagnétique |

Equipements existants conservés

- | | | |
|---|--------------------------------------|---|
| 5 | DEM
PR colatures | Débitmètre électromagnétique
existant de l'ancien PR / dépendant
sur réseau colatures |
| 6 | Comptage rejet
existant | Canal venturi + sonde
ultrason existants |
| 7 | Préleveur entrée
existant | 1 x préleveur entrée
existant / déplacé |
| 8 | Préleveur sortie
existant | 1 x préleveur sortie |

